



案内図

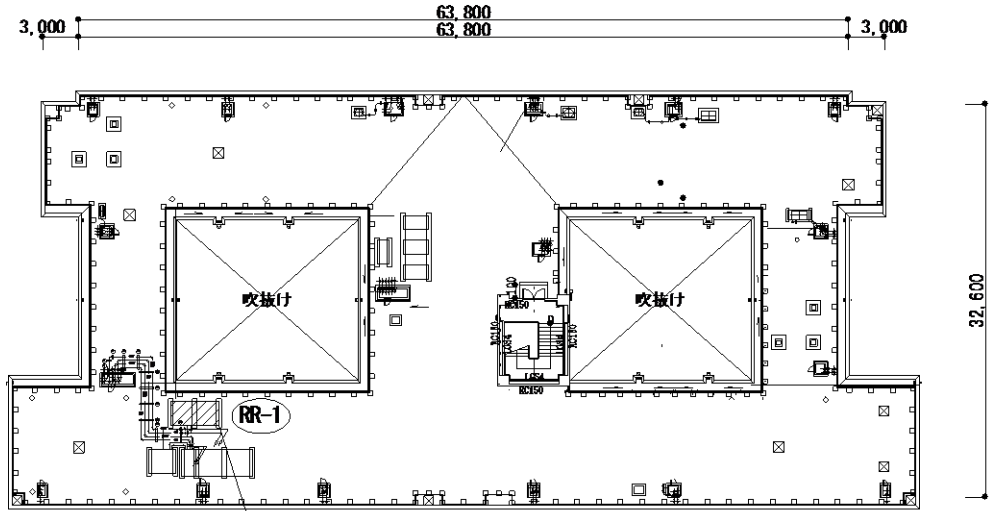

補修箇所：RR-1 空気熱源ヒートポンプユニット

RC-8 1号建物屋上階平面図 S=1/600

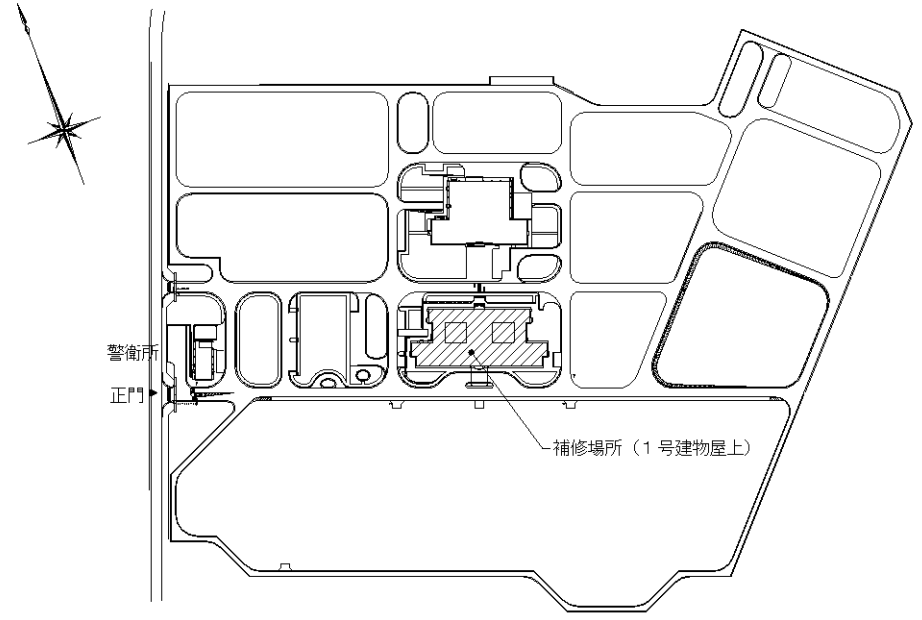

高知駐屯地配置図

件名	高知(02)1号建物空調機補修	
種別	案内図・配置図・平面図	仕様書番号
縮尺	—	2/2